


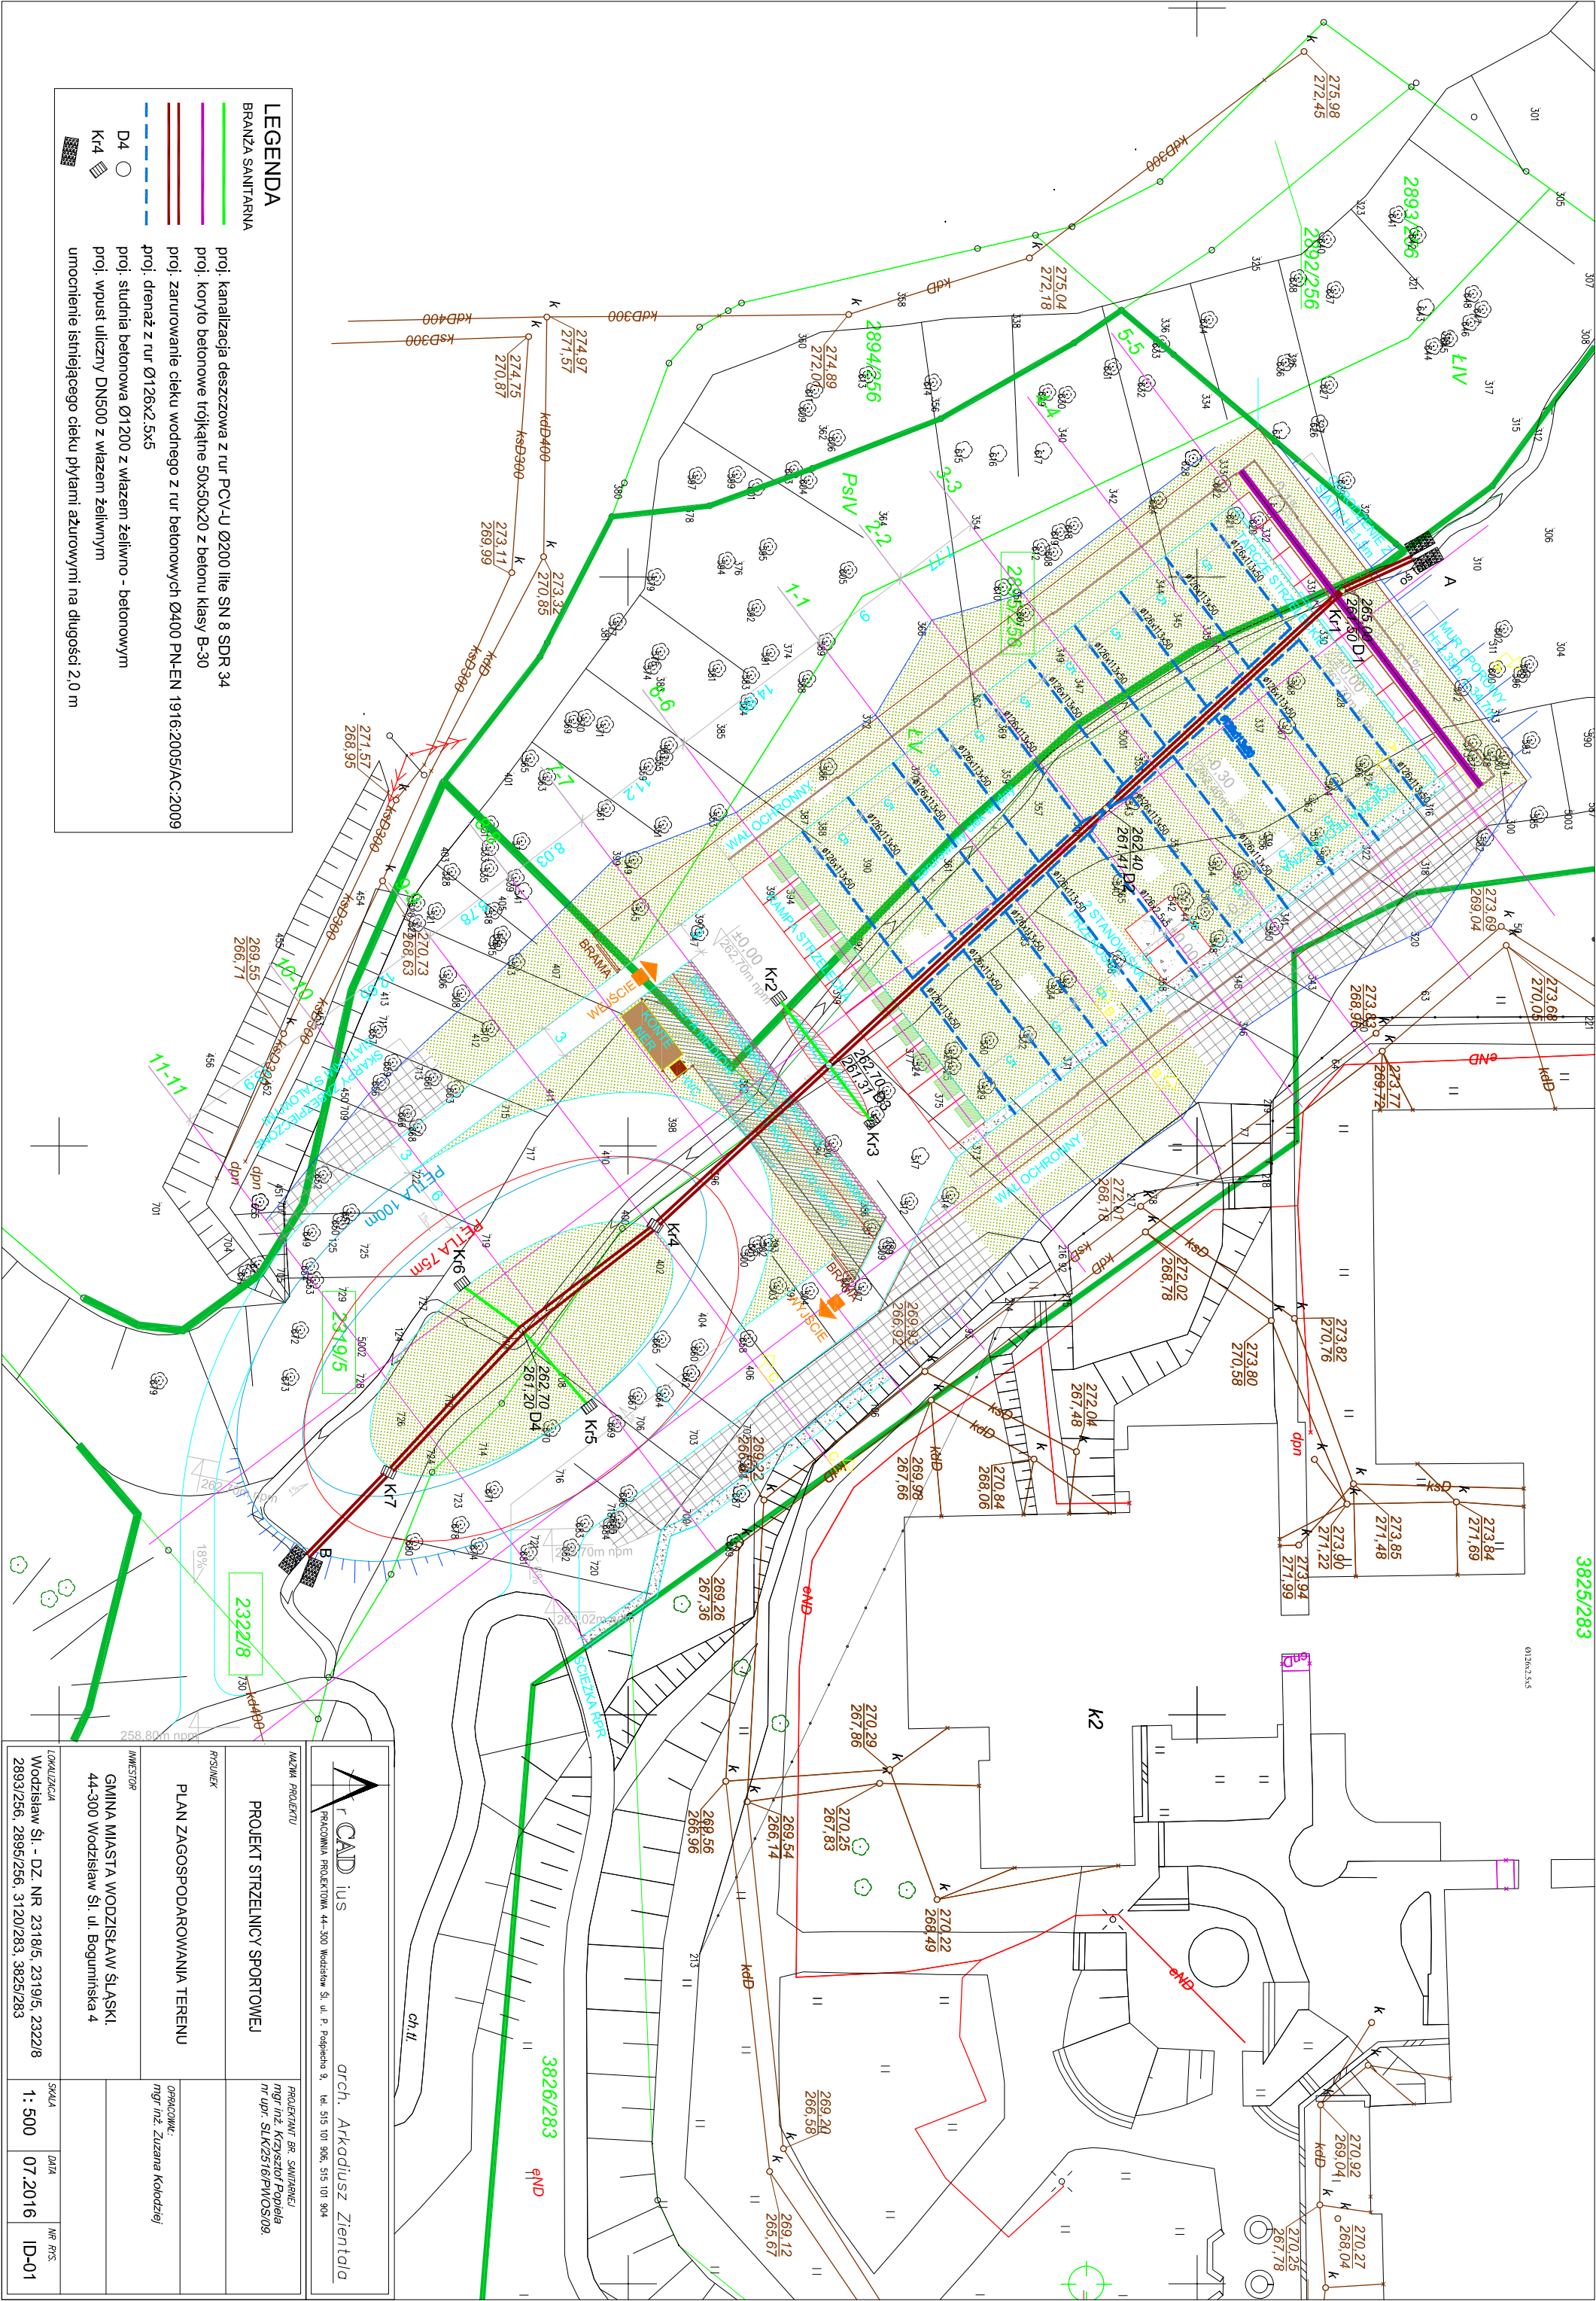

LEGENDA

BRANŻA SANITARNA

proi. kanalizacja deszczowa z rur PCV-U Ø200 lite SN 8 SDR 34

proi. koryto betonowe trójkątne 50X50X20 z betonu klasy B-30

proi. zarurowanie ciekłu wodnego z rur betonowych Ø400 PN-EN 1916:2005/AC:2009

proi. drenaż z rur Ø126x2,5x5

proi. studnia betonowa Ø1200 z wazem żelwno - betonowym

proi. wpust uliczny DN500 z wazem żelwnym

umocnienie istniejącego ciekłu płytami ażurowymi na długości 2,0 m



arch. Arkadiusz Zientala
PRACOWNIA PROJEKTOWA 44-300 Wodzisław Śl. ul. P. Pospiecha 9, tel. 515 101 906, 515 101 904

NAZWA PROJEKTU

PROJEKT STRZELNICY SPORTOWEJ

PROJEKTANT BR. SANITARNEJ

mgr inż. Krzysztof Popiele

m upr. SLK/2516/PW/05/09

INWESTOR

PLAN ZAGOSPODAROWANIA TERENU

OPRACOWANIE

mgr inż. Zuzana Kobiódziej

GINIA MIASTA WODZISŁAW ŚL ASKI

44-300 Wodzisław Śl. ul. Bogumińska 4

LOKALIZACJA

Wodzisław Śl. - DZ. NR 2318/5, 2319/5, 2322/8
2893/256, 2895/256, 3120/283, 3825/283

SKALA

1: 500

DATA

07.20.16

NR RYS.

ID-01